

Aktualizacja mapy zasadniczej

F.H.U. "DARMASTER"
41-403 Chleb Śląski, ul. Biblioteczna 22
NIP: 222-01-52-115, Regon 241392532
tel. 602-374-005

w zakresie S+U
KERG 1404-32/2011

Obręb : Bojszowy km 10 dz. 759/43
zakres


skala 1:500

GEODETA UPRAWNIONY
mgr inż. Robert Sikwiński
Kd upr. 13 741



STANOWISKO WYKONAWCY W BIERZENIU J. WYDZIAŁ GOSPODZWI I GOSPODARSTWA NIERUCHOMOŚCI POWIATOWY OŚRODEK DOKUMENTACJI GEODEZYJNEJ I KARTOGRAFICZNEJ
W obszarze oznaczonym literą **W** poświadczono poprawność informacji treści mapy zasadniczej, dokonanych w dniu **2011-07-23** i zrealizowanym przed dniem **2011-07-23**
mgr inż. Agneta Bańkowska-Bok
Data: 2011-07-23

Mapa może służyć do celów projektowych projektowych po uzupełnieniu jej treścią granicami władania (własności)

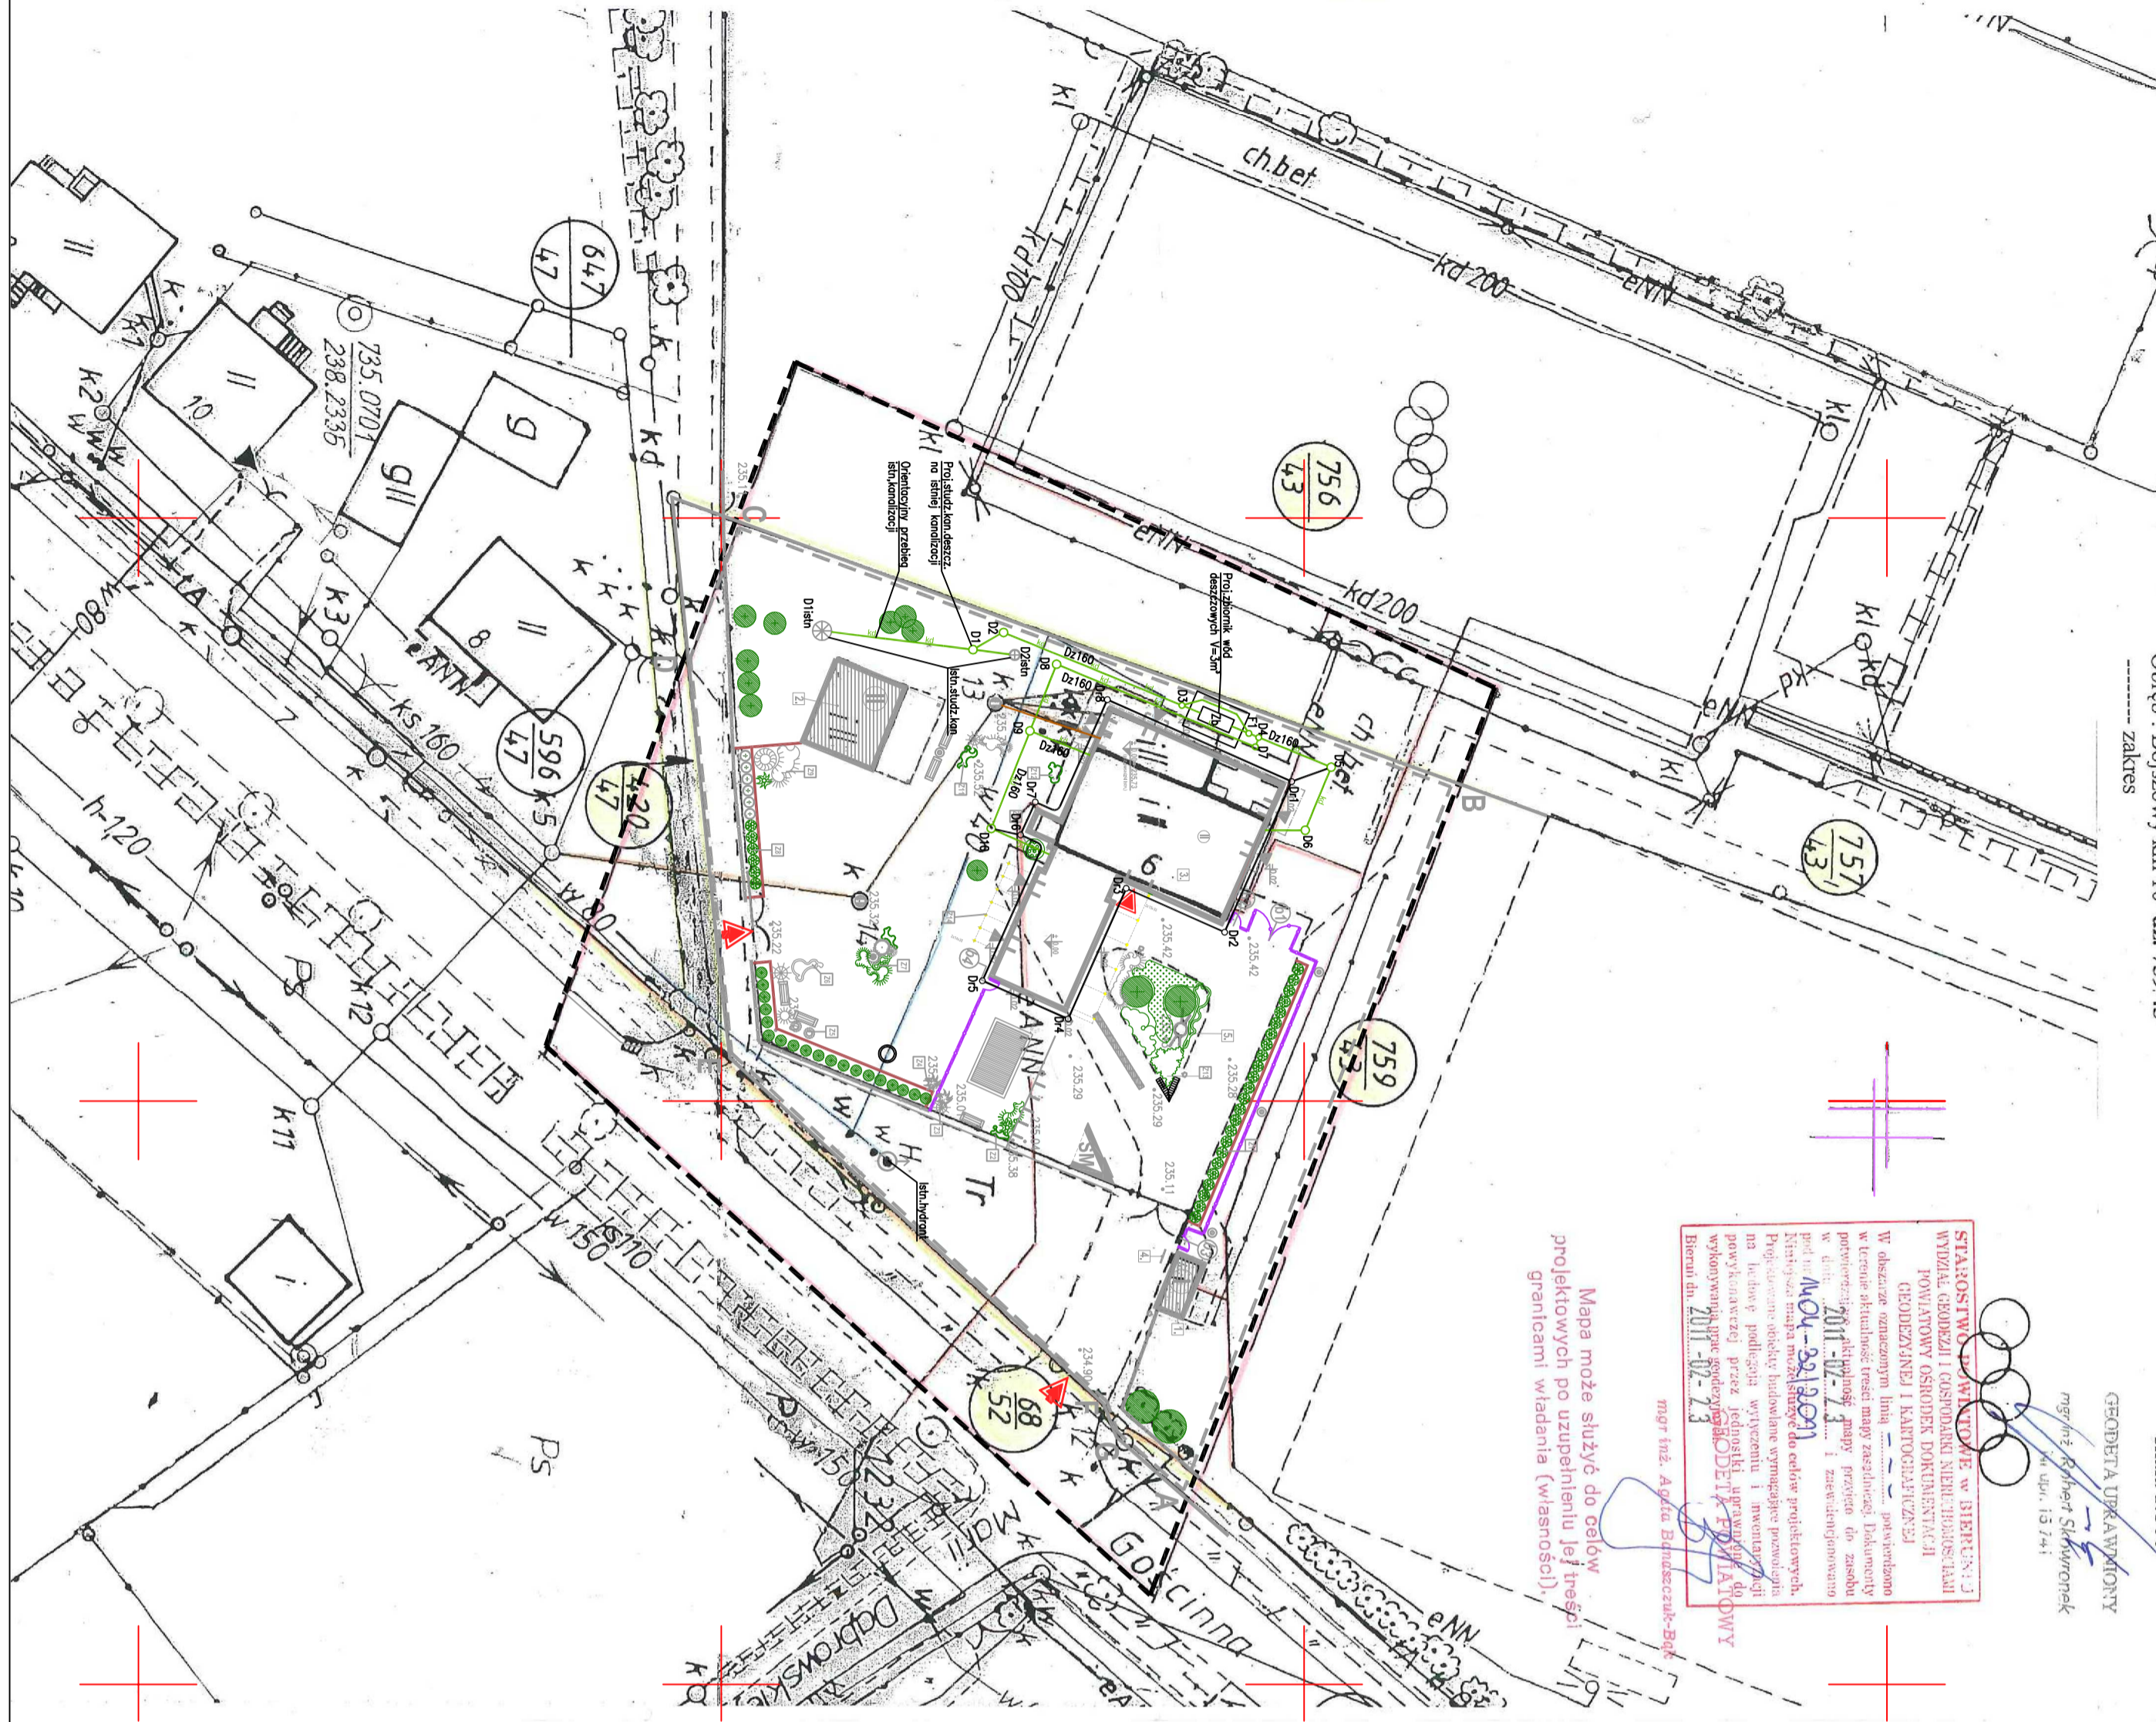

LEGENDA

	kd	proj. kan. deszczowa PVC-U SDR34
	W	proj. wodociąg PE100 SDR11 (wg osobr. opracowania)
	KS	proj. kan. sanitarna PVC-U SDR34 (wg osobr. opracowania)
	KS	istniejące uzbrojenie do usuniecia
	istn.	istn. studzienka kan. deszczowej
	Dp-1	proj. studzienka kan. drenazowej
	Zb	proj. zbiornik wód deszczowych
	DI	proj. studzienka kan. deszczowej

UWAGI

1. Podano średnice zewnętrzne dla rur z tworzywa (Dz)
2. Proj. przewody kanalizacyjne deszczowe wykonane z rur kanalizacyjnych "itychr" z wydłużonymi kielichami PVC-U SDR34 SN8
3. Przewody kanalizacyjne układać na podsypce i obsypce piaskowej o grubości min. 30cm
4. Dokładna rzędną włączenia do istn. sieci kanalizacji deszczowej ustalić na nortażu
5. Minimalne przykrycie kanalizacji h=1,2m, przewody uložone powyżej ocieplić warstwą żużlu
6. Przed przystąpieniem do robót wykonać wykopy kontrolne w celu dokładnej Lokalizacji istniejącego uzbrojenia oraz rzędnych sieci
7. Rzędne włazów studzienek dostosować do poziomu dróg i chodników
8. Wszelkie niezgodności i nieścisłości pisemnie uzgodnić z projektantem
9. Wyniary i rzędne sprawdzić na budowie
10. Rozpatrzyć łącznie z projektami innych branż

jednostka projektowa:

ARCHITEKTONICZNE BUREAU PROJEKTÓW
ul. Żoliborz 42, pl. 43-001 TYCHÓW
tel. 022/217 31 70, 022/217 51 50, fax: 022/217 71 70
e-mail: biuro@architekon.pl

CREATIVE ENGINEERS GROUP
ul. Górska 10, 01-646 Warszawa
tel. +48 22 444 66 66, fax: +48 22 795 88 59
e-mail: biuro@ceg.pl

biuro branżowe:

TYTUŁ	INICJAŁ	DATA
PROJEKT BUDOWLANY PRZEBUDOWY I ROZBUDOWY		
PROJEKT ZAGOSPODAROWANIA TERENU		
CZĘŚCIĘ PRZYŁĄCZE PRZEŁĄCZENIA KANALIZACJI DESZCZOWEJ I DRENAŻU OPASOWY		
BUDYNEK GIMNASJALNEJ BIBLIOTEKI PUBLICZNEJ W BOJSZOWACH		
UL. GOSCIŁNA 6, 43-220 BOJSZÓW		
GMINA BOJSZÓW, UL. GAIKOWA 35, 43-220 BOJSZÓW		
PLAN SYTUACYJNY - KAN. DESZCZ + DRENAŻ		
PROJEKTANT:		1:500
KOD ALFABETICZNY: I/2-01		
PROJEKTANT:	DATA:	
PIÓTR KURZBAUER	10.05.2011	
OPRACOWANIE:	DATA:	
RADOSŁAW RADECKI	10.05.2011	
WYKONANIE:	DATA:	
ŁUKASZ STACHON	10.05.2011	