

Aktualizacja mapy zasadniczej

F.H.U. "DARMASTER"
41-403 Chelm Śląski, ul. Białostowa 22
NIP: 222-0-52-115, Regon 241382332
tel. 602-374-005

KERGI 1404-32/2011


Obreb : Bojszowy km 10 dz. 759/43
zakres

skala 1:500


GEODETA UPRAWNIONY
mjr inż. Robert Szymoniek
M. inż. 13 141

STANOWISKO WYKONYWANE W BIUREM: J
WYDZIAŁ GEODEZJI I OŚRODOKI NIERUCHOMOŚCI
NOWYMIANOWY OŚRODOKI DOKUMENTACJI
GEODEZYJNEJ I KARTOGRAFICZNEJ
W obszarze zamiejscowym linki...
W terenie aktualność treści mapy zasadniczej Deklarujemy
pod datą: 2011-07-23
MOY-201201
Klasyczna marka mapy zasadniczej do celów projektowych.
Projektowano obiekt budowlany wymagający pozwolenia
na budowę i podlega wyznaczeniu i montażowi
projektacji przez jednostki uprawnione do
wykonywania prac geodezyjnych i kartograficznych
Bismarck 2011-07-23
mjr inż. Agneta Brzuchacz-Bok

Mapa może służyć do celów
projektowych po uzupełnieniu jej treści
granitami wiadoma (własności)

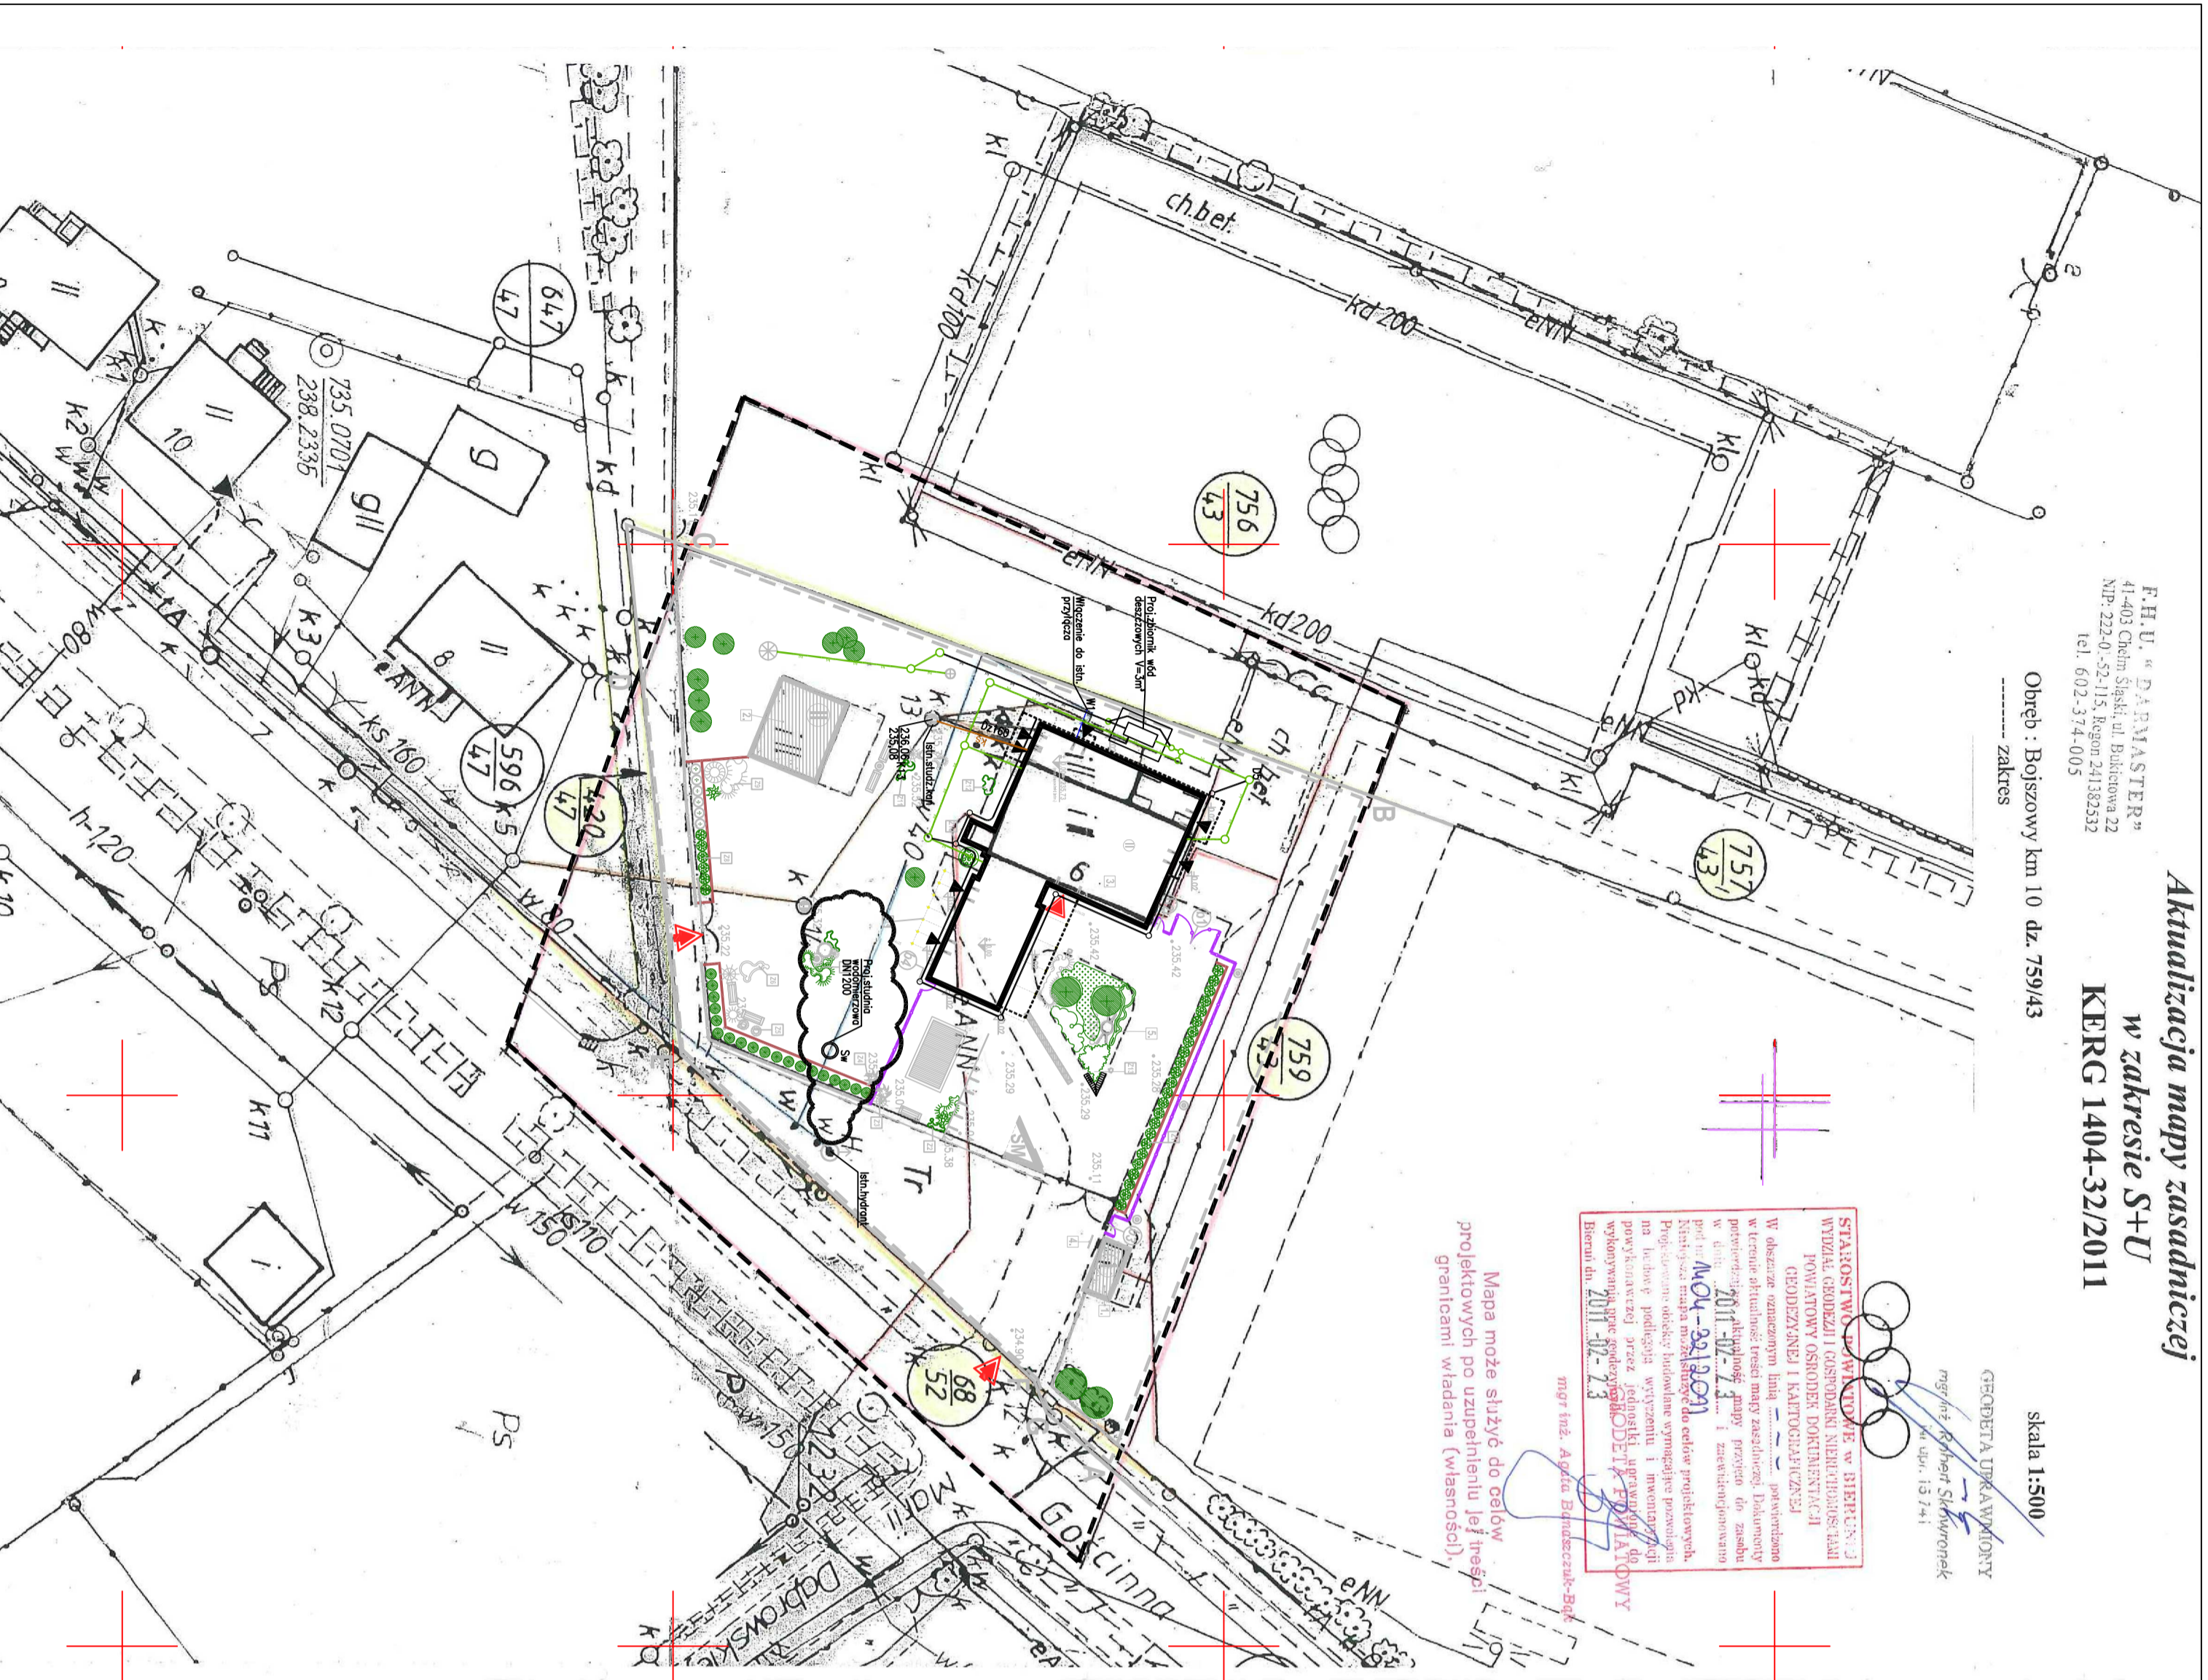

LEGENDA

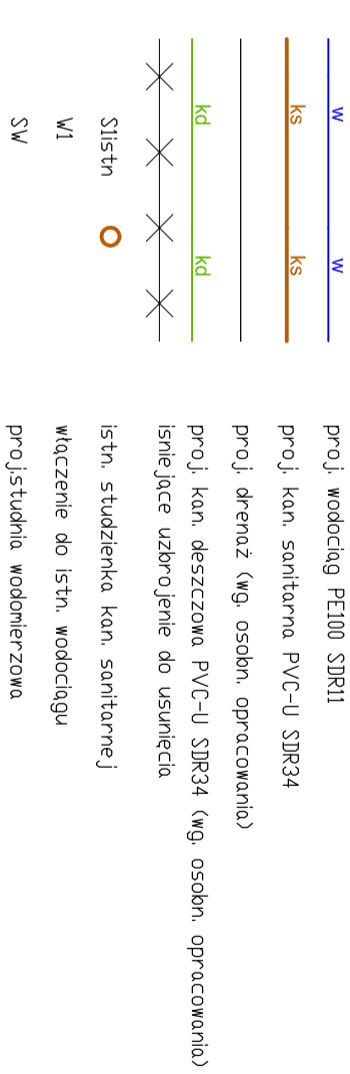

UWAGI

- Podano średnice zewnętrzne dla rur z tworzywa (Dz)
- Proj. przewody wodociągowe wykonac z rur PE100 SPR11
- Przewody wodociągowe układać na podsypce i obsypce płaskowej o grubości min. 20cm
- Dokładna rzębna włączenia do istn. wodociągów ustalic na montażu
- Minimalne przykrycie wodociągu h=1,4m/przewody ułożone powyżej ocieplić warstwą żużlu
- Proj. przewody kanalizacji sanitarnej i deszczowej wykonac z rur kanalizacyjnych "titych" z wydłużonym kielichem PVC-U SPR34 SN8
- Przewody kanalizacyjne układać na podsypce i obsypce płaskowej o grubości min. 30cm
- Dokładna rzębna włączenia do istn. sieci kanalizacji sanitarnej oraz deszczowej ustalic na montażu
- Minimalne przykrycie kanalizacji h=1,2m, przewody ułożone powyżej ocieplić warstwą żużlu
- Przed przystąpieniem do robót wykonac wykopy kontrolne w celu dokładnej lokalizacji istniejącego uziębienia oraz rzębnych sieci
- Rzędne wiozów studzienek,skrzywek ulicznych dostosowac do poziomu drogi i chodników
- Wszelkie niezgodności i niescisłości pisemnie uzgodnic z projektantem
- Wymiary i rzędne sprawozdac na budowie
- Rozpatrzyć łącznie z projektami innych branż

jednostka projektowa:

ARCHITEKTONICZNE BIURO PROJEKTÓW
ul. GOSCIWINA 8, 43-220 BOJSZOWY
tel. 44 550 0100

CREATIVE ENGINEERS GROUP
ul. GOSCIWINA 8, 43-220 BOJSZOWY
tel. 44 550 0100

biuro branżowe:

ul. GOSCIWINA 8, 43-220 BOJSZOWY
GMINA BOJSZOWY, UL. GAKOWA 35, 43-220 BOJSZOWY

PROJEKT BUDOWLANY PRZEBUDOWY I ROZBUDOWY

PROJEKT ZAGOSPODAROWANIA TERENU

CZĘŚĆ 10 - PRZYŁĄCZE WODOCIĄGOWE I KANALIZACJA SANITARNE

BUDYNEK GIMNEJ BIBLIOTKI PUBLICZNEJ W BOJSZOWACH

UL. GOSCIWINA 8, 43-220 BOJSZOWY

GMINA BOJSZOWY, UL. GAKOWA 35, 43-220 BOJSZOWY

PLAN SYTUACYJNY - KAN SANIT. + WODOCIAG.

1:500

PROJEKTANT: PIOTR KURZBAUER

RZĘDNIA: RADOŚLAŃ RĄDZECKI

DATA: 10.05.2011